


ZESTAWIENIE POWIERZCHNI  
UŻYTKOWEJ

NR	POMIESZCZENIE	POWIERZCHNIA
1.1	ORANŻERIA PŁYTKI CERAMICZNE	13,36m <sup>2</sup>
1.2	SALA KONFERENCYJNA PŁYTKI CERAMICZNE	26,10m <sup>2</sup>
1.3	SALA KONFERENCYJNA PŁYTKI CERAMICZNE	39,23m <sup>2</sup>
1.4	PŁYTKI CERAMICZNE OPRACOWANIE	32,96m <sup>2</sup>
1.5	BIBLIOTEKA PŁYTKI CERAMICZNE	27,90m <sup>2</sup>
1.6	GALERIA PŁYTKI CERAMICZNE	21,14m <sup>2</sup>
1.7	WIATROLAP PŁYTKI CERAMICZNE	3,70m <sup>2</sup>
1.8	MAGAZYNEK PŁYTKI CERAMICZNE	2,48m <sup>2</sup>
1.9	KORYTARZ PŁYTKI CERAMICZNE	12,86m <sup>2</sup>
1.10	KORYTARZ PŁYTKI CERAMICZNE	12,34m <sup>2</sup>
1.11	MAGAZYNY PŁYTKI CERAMICZNE	19,24m <sup>2</sup>
1.12	WC DLA NIEPEŁNO- SPRAWNYCH PŁYTKI CERAMICZNE	6,05m <sup>2</sup>
1.13	MAGAZYNEK PŁYTKI CERAMICZNE	3,09m <sup>2</sup>
1.14	WC DAMSKIE PŁYTKI CERAMICZNE	3,34m <sup>2</sup>
1.15	WC MECKIE PŁYTKI CERAMICZNE	4,50m <sup>2</sup>
SUMA		220,76m <sup>2</sup>

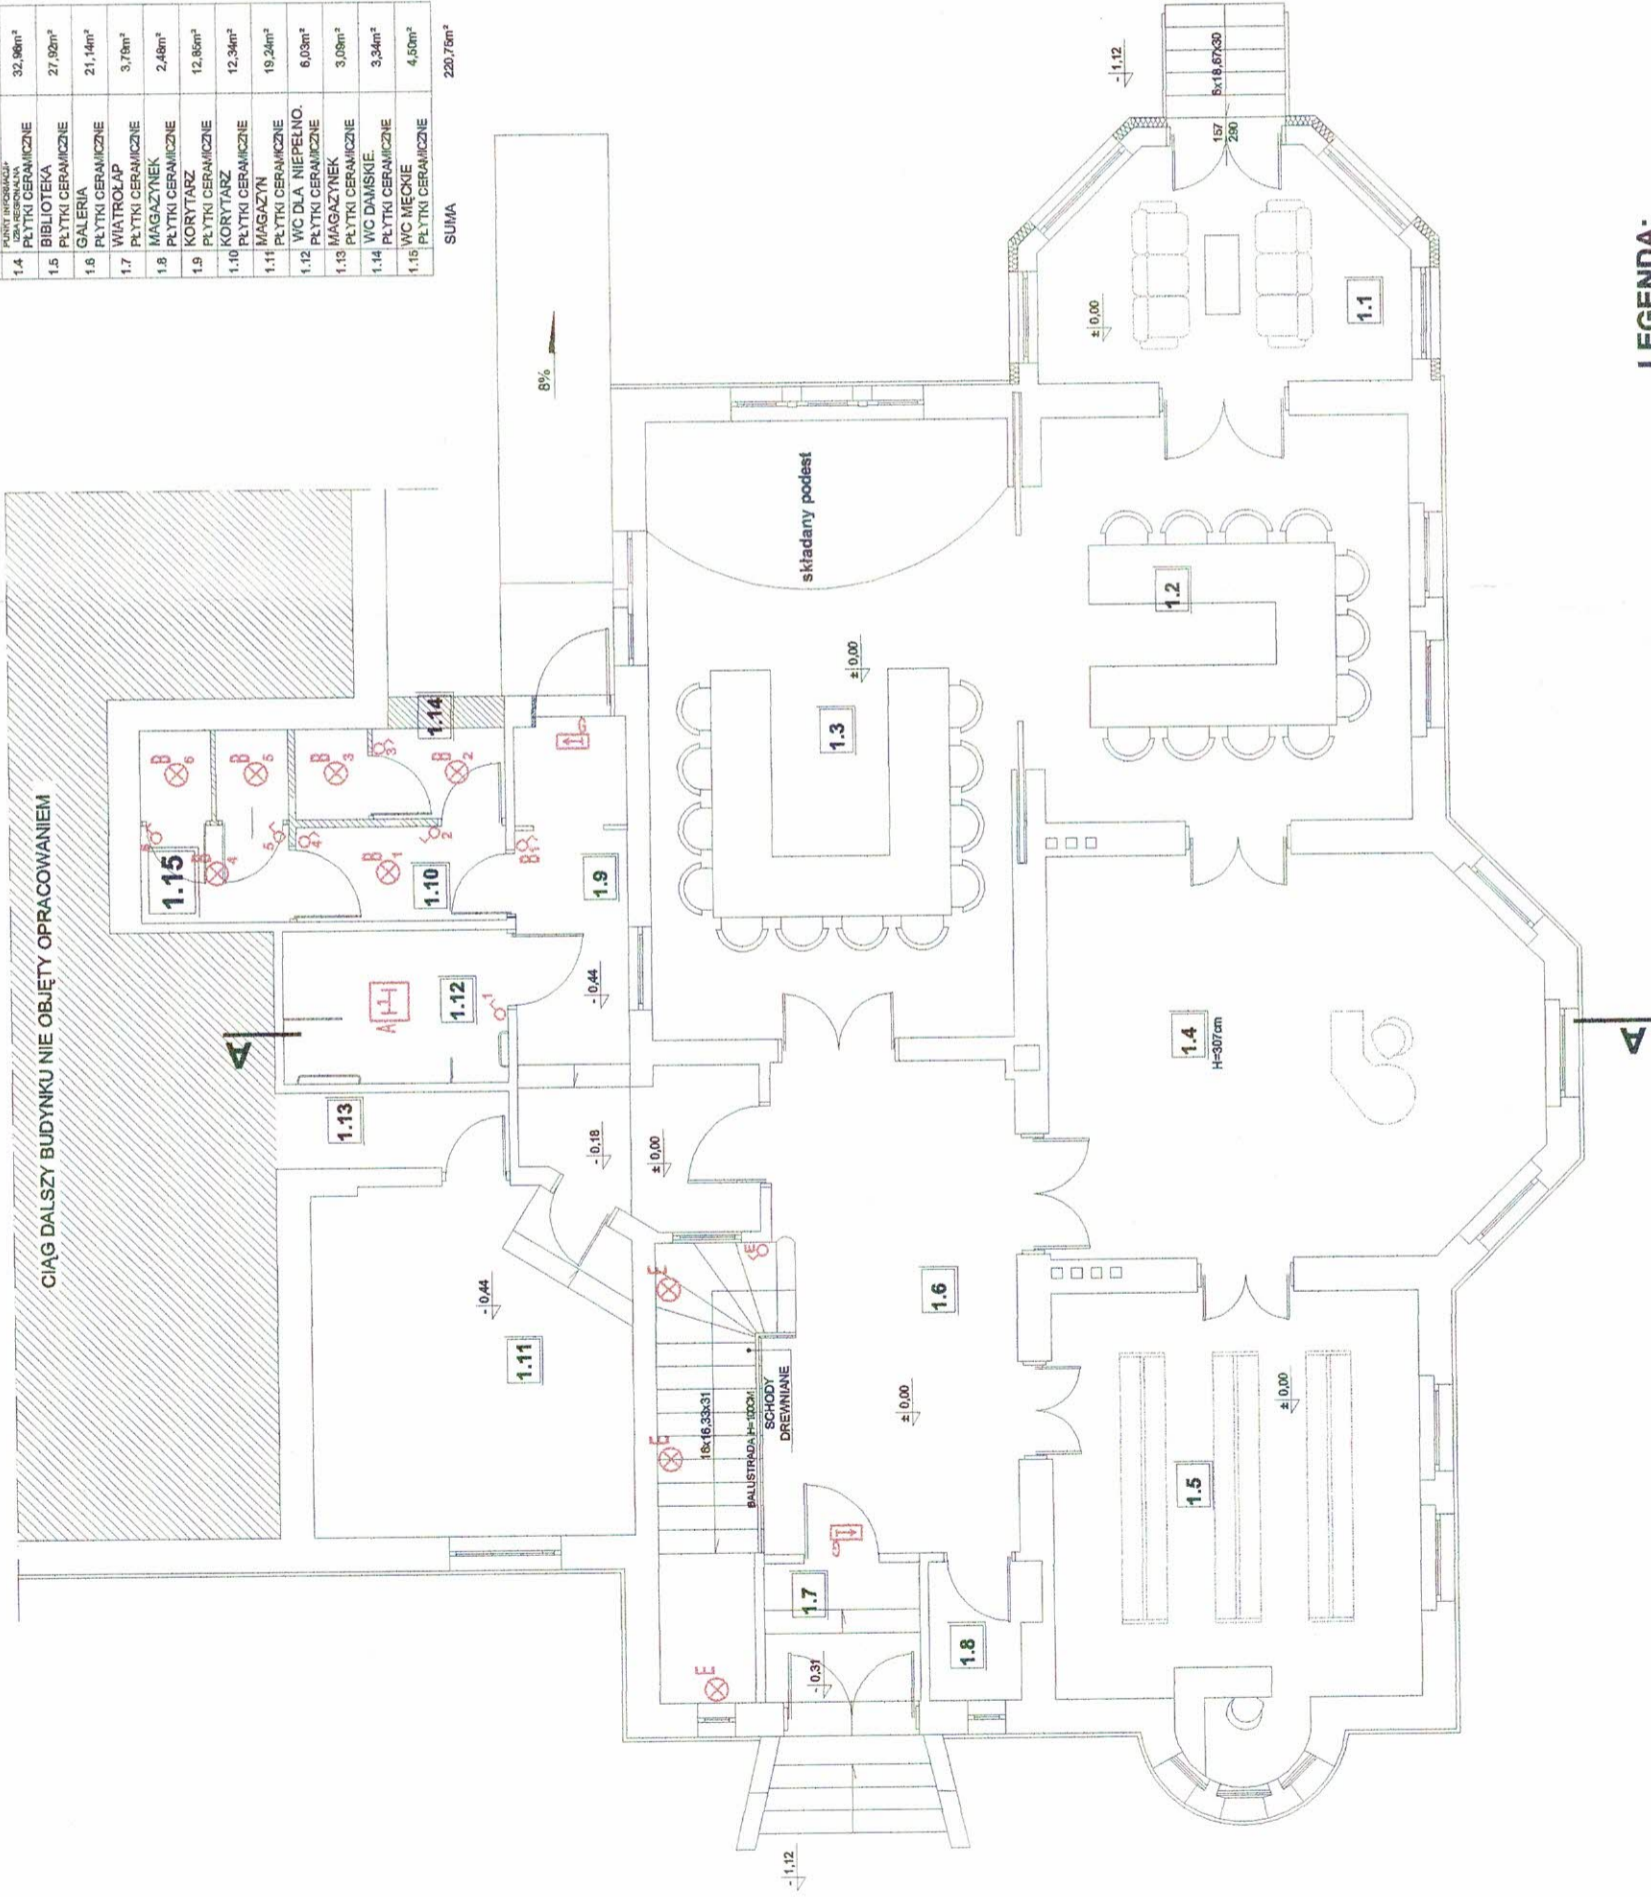

**LEGENDA:**

	SCIANY ISTNIEJĄCE
	SCIANY NOWOPROJEKTOWANE
	SCIANY DO WYBURZENIA

**RZUT PRZYZIEMIA, SKALA 1:100**

Starostwo Powiatowe w Brzegu  
Wydział Budownictwa i Inwestycji  
Załącznik nr ..... do decyzji  
nr B-1-7351/1b-15-108  
z dnia 05-09-2008

**LEGENDA**

- A Oprawa świetłkowa wbudowana typu AGAT PLUS nr kat. 11ALAP4018R1 T8/G13 4x18W Producent AGA-LIGHT
- B Oprawa plafoniera IP65 nastropowa typu AMETYST nr kat. 14LAAM2018PC TC-L/2G11 2x18W Producent AGA-LIGHT
- C Oprawa oświetlenia ewakuacyjnego z piktoqramem WYJSCIE Włłącznik 230V p/t

**OCHRONA PRZECIWPORAZENIOWA SAMOCZYNNIE WYŁĄCZENIE ZASILANIA**

**UWAGI:**

1. Instalacje elektryczne wykonana przewodem kabelkowym typu YDY w tyunku i w korytkach kablowych
2. Przyjęte oznaczenia ilości przewodów:
  - przewód 1- fazowy 3 przewodowy
  - przewód 3- fazowy 5 przewodowy

W POZOSTAŁYCH POMIĘSZCZENIACH INSTALACJA ŚWIETLNA BEZ ZMIAN

Inwestor: <b>GMINA LEWIN BRZESKI, ul. Rynek 1</b>		Lokalizacja: Strzelniki, dz. nr 216, 217, k.m. 2	
Jednostka Projektowa:		USŁUGI BUDOWLANE Z ZAKRESU PROJEKTOWANIA I NADZOROWANIA ADAM NOSSOL 47-344 WALCE, ul. LIPOWA 4	
Autor instalacji elektrycznej Marian Tomczyk	155/86/Op	Podpis:	
Sprawdzający instalację elektryczną inż. Julian Kotarzewski	38/78/Op	Podpis:	
Opracował: inż. arch. Grzegorz Skopek		Podpis:	
Obiekt: PRZEBUDOWA BUDYNKU OŚRODKA KULTURALNO-REKREACYJNO-SPORTOWEGO WILIA XIX			
Branża: elektryczna		Stadium: Projekt Budowlany	
RZUT PRZYZIEMIA - OŚWIETLENIE			
Podziałka: 1:100	Data: SIERPIEŃ 2007	Nr rysunku: <b>E-3</b>	

PROJEKT JEST CHRONIONY PRAWEM AUTORSKIM (Z UJ. 94.24.83) STANOWI WŁASNOŚĆ INTEKTUALNA FIRMY USŁUGI BUDOWLANE Z ZAKRESU PROJEKTOWANIA I NADZOROWANIA