

LEGENDA

- Przycisk "dzwonek" p/t 16A, 250V
- Gniazdo 230V p/t bryzgoszczelne
- Gniazdo 230V p/t Starostwo Powiatowe w Brzegu

Wydział Budownictwa i Inwestycji
Załącznik nr do decyzji
znak B-I-7351/.....

UWAGI:


1. Instalacje elektryczne wykonane w tynku i w korytkach kablowych typu YDY w instalowania gniazd wtyczkowych od podłogi:
 - 1,5 m - pomieszczenia makre
 - 1,2 m - produkcja
 - 0,7 m - pozostałe pom.
3. Przyjęte oznaczenia ilości żył w przewodach:
 - przewód 1- fazy 3 przewodowy
 - przewód 3- fazy 5 przewodowy

OCHRONA PRZECIWPORAŻENIOWA
SAMOCZYNNNE WYŁĄCZENIE ZASILANIA
STAROSTWO POWIATOWE
W BRZEGU

ILOŚĆ I UMIEJSCOWIENIE PUSZEK
SPRAWDZIĆ KAŻDORAZOWO DLA KONKRETNEJ LOKALIZACJI

NR	POMIESZCZENIE	POWIERZCHNIA
1.1	ORANŻERIA	13,06m ²
1.1.1	PLYTKI CERAMICZNE	
1.2	SALA KONFERENCYJNA	26,10m ²
1.2.1	PLYTKI CERAMICZNE	
1.3	SALA KONFERENCYJNA	39,23m ²
1.3.1	PLYTKI CERAMICZNE	
1.4	BIURO	32,96m ²
1.4.1	PLYTKI CERAMICZNE	
1.5	BIBLIOTEKA	27,52m ²
1.5.1	PLYTKI CERAMICZNE	
1.6	GALERIA	21,14m ²
1.6.1	PLYTKI CERAMICZNE	
1.7	WIATROŁAP	3,79m ²
1.7.1	PLYTKI CERAMICZNE	
1.8	MAGAZYN	2,48m ²
1.8.1	PLYTKI CERAMICZNE	
1.9	KORYTARZ	12,86m ²
1.9.1	PLYTKI CERAMICZNE	
1.10	KORYTARZ	12,34m ²
1.10.1	PLYTKI CERAMICZNE	
1.11	MAGAZYN	19,24m ²
1.11.1	PLYTKI CERAMICZNE	
1.12	WC DLA MIEPILNO.	6,03m ²
1.12.1	PLYTKI CERAMICZNE	
1.13	MAGAZYN	3,00m ²
1.13.1	PLYTKI CERAMICZNE	
1.14	WC DAMSKIE	3,34m ²
1.14.1	PLYTKI CERAMICZNE	
1.15	WC MECKIE	4,50m ²
1.15.1	PLYTKI CERAMICZNE	
SUMA		220,76m ²

ZESTAWIENIE POWIERZCHNI
UŻYTKOWEJ

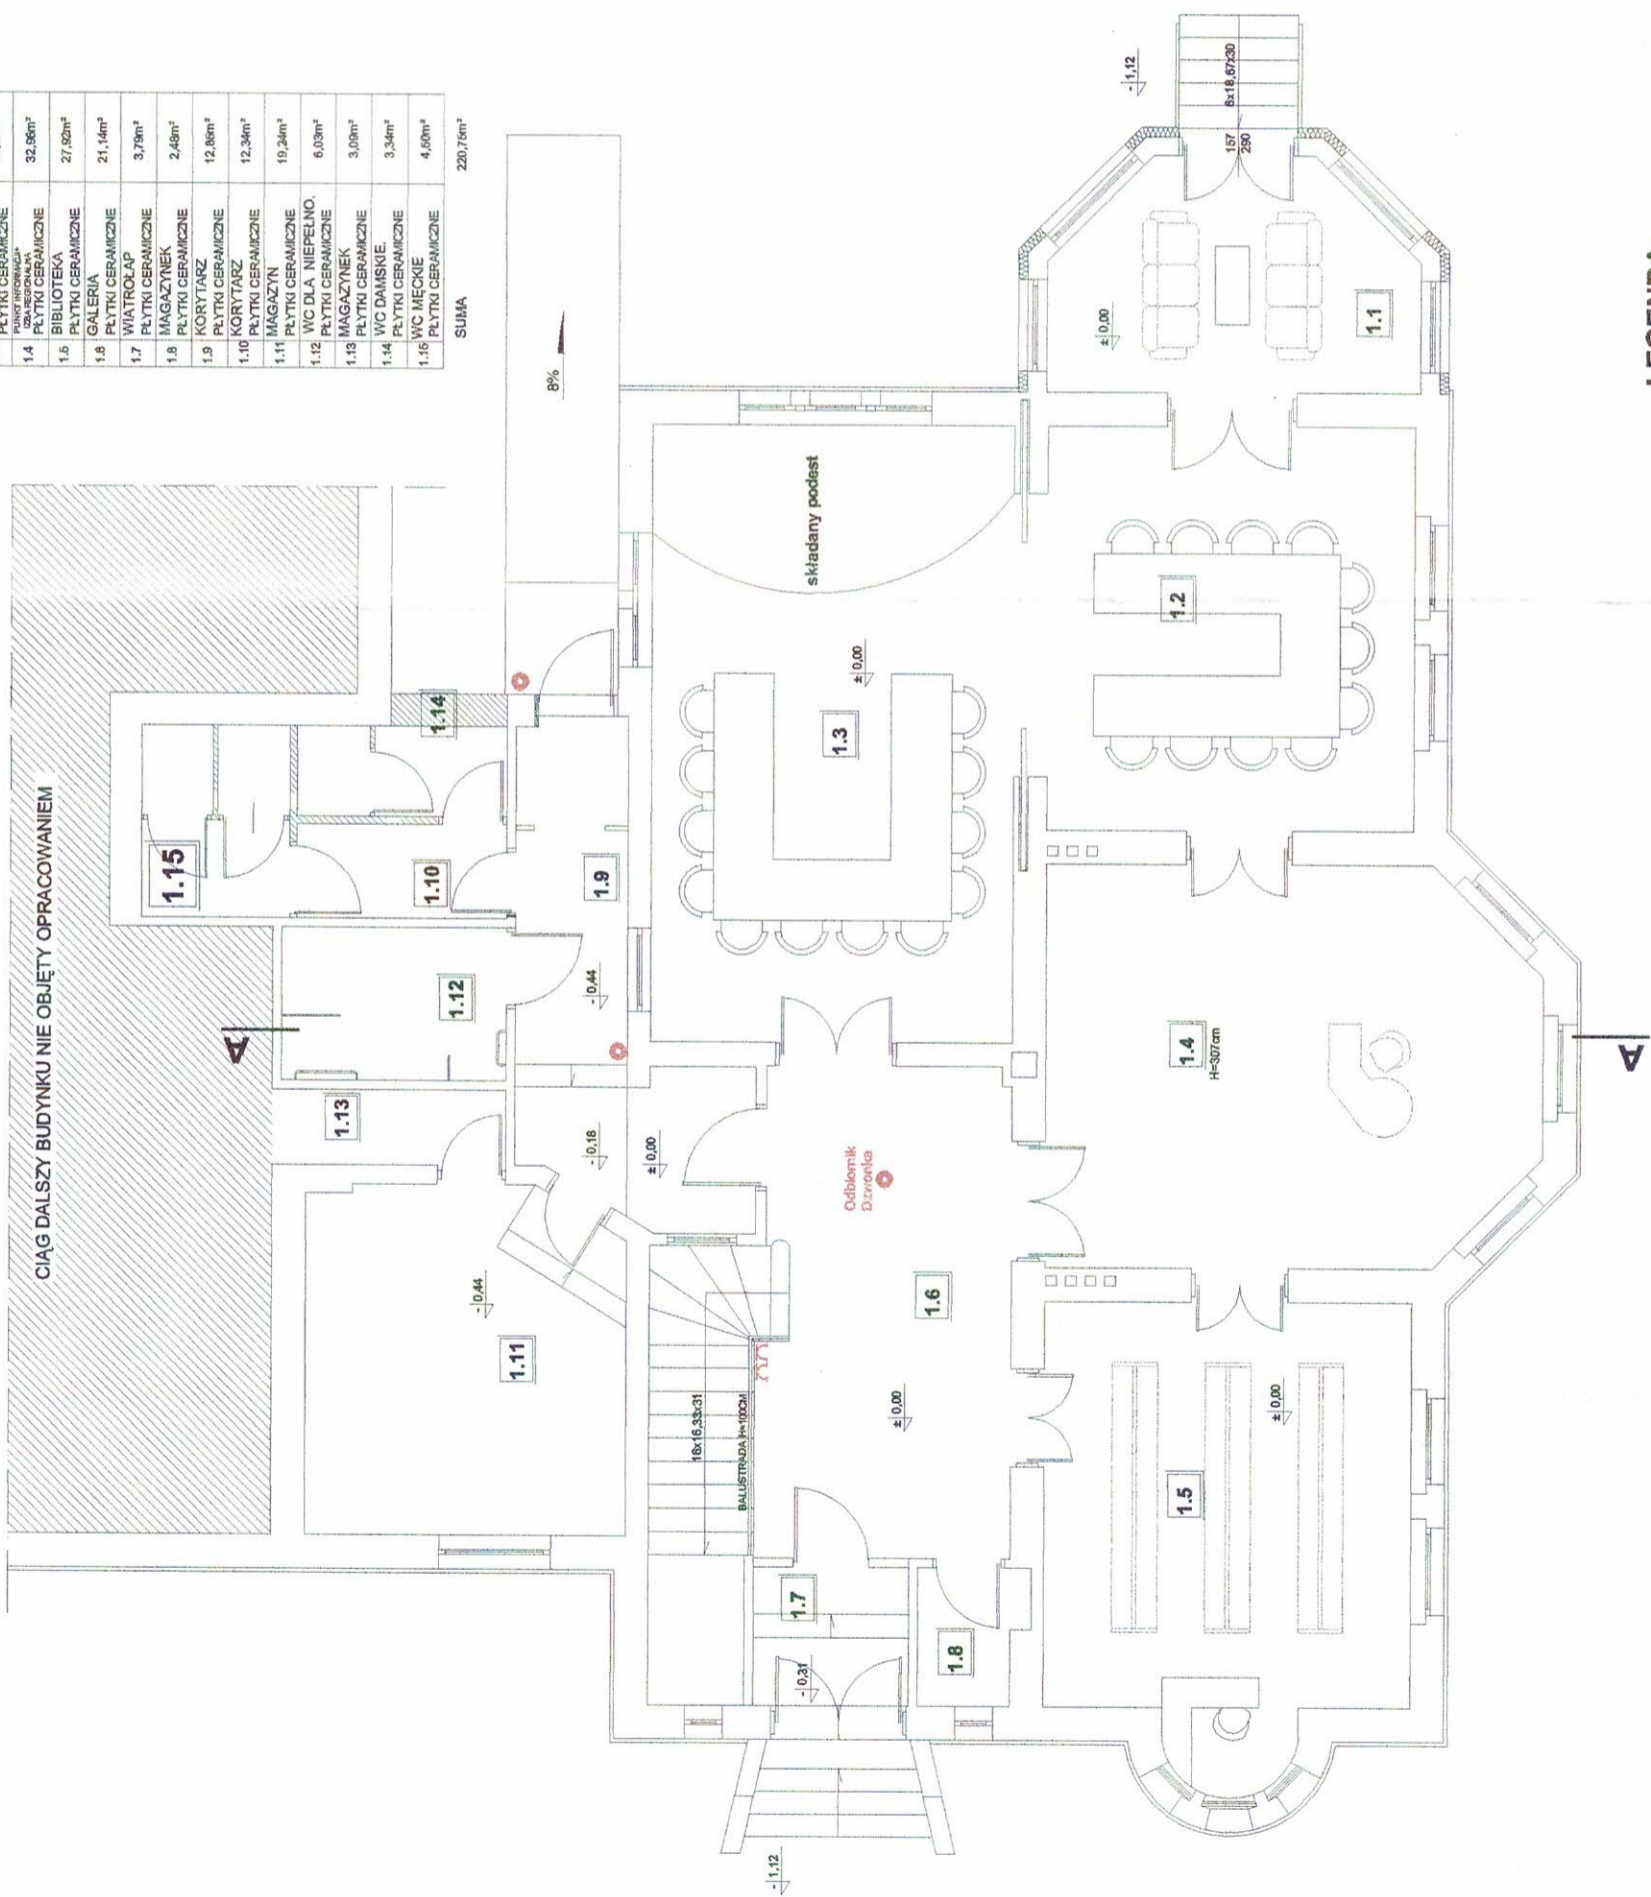

LEGENDA:

- SCIANY ISTNIEJĄCE
- SCIANY NOWOPROJEKTOWANE
- SCIANY DO WYBURZENIA

RZUT PRZYZIEMI, SKALA 1:100

Investor:	GMINA LEWIN BRZESKI, ul. Rynek 1 49-340 Lewin Brzeski,	Strzeżelniczki, dz. nr 16, 217, k.m. 2
Jednostka Projektowa:	USŁUGI BUDOWLANE Z ZAKRESU PROJEKTOWANIA I NADZOROWANIA ADAM NOSSOL 47-344 WALCE, ul. LIPOWA 4	
Autor instalacji elektrycznej	Marian Tomczyk	155/86/Op
Sprawdzający instalację elektryczną	inż. Julian Kolarzewski	38/78/Op
Opracował:	inż. arch. Grzegorz Skopek	
Objekt:	PRZEBUDOWA BUDYNKU OŚRODKA KULTURALNO-REKREACYJNO-SPORTOWEGO WILLA XIX	
Branża:	elektryczna	Stadium: Projekt Budowlany
Podziałka:	1:100	Data: SIERPIEŃ 2007
		Nr rysunku: E-4

PROJEKT JEST CHRONIONY PRAWEM AUTORSKIM (Dz.U. 94.24.83) STANOWI WŁASNOŚĆ INTEKTUALNĄ
FIRMY "USŁUGI BUDOWLANE Z ZAKRESU PROJEKTOWANIA I NADZOROWANIA"